



LEGENDA	
SIMBOLO	DESCRIZIONE
interruttore SFG	INTERRUTTORE GENERALE CABINA
IMS	INTERRUTTORE DI MANOVRA/SEZIONATORE PER TRASFORMATORE
TRAFO	CELLA CON TRASFORMATORE IN OLIO 10.000/400 V DA 400 KVA
QGbt PAR	QUADRO DI PARALLELO (opzionale) DEI DUE TRASFORMATORI
QGbt N2	QUADRI bt SETTORE ENEL (N1 da 1° trasto a quadri di scambio - N2 da II° trasto)
QGbt N1	QUADRI DI SCAMBIO RETE GRUPPI (entrambi alimentati da QGbt N1)
QC1	QUADRI bt SETTORI RETE/GRUPPI (GE1 e GE2 gruppo corrispondente)
QGbt GE2	
QGbt GE1	

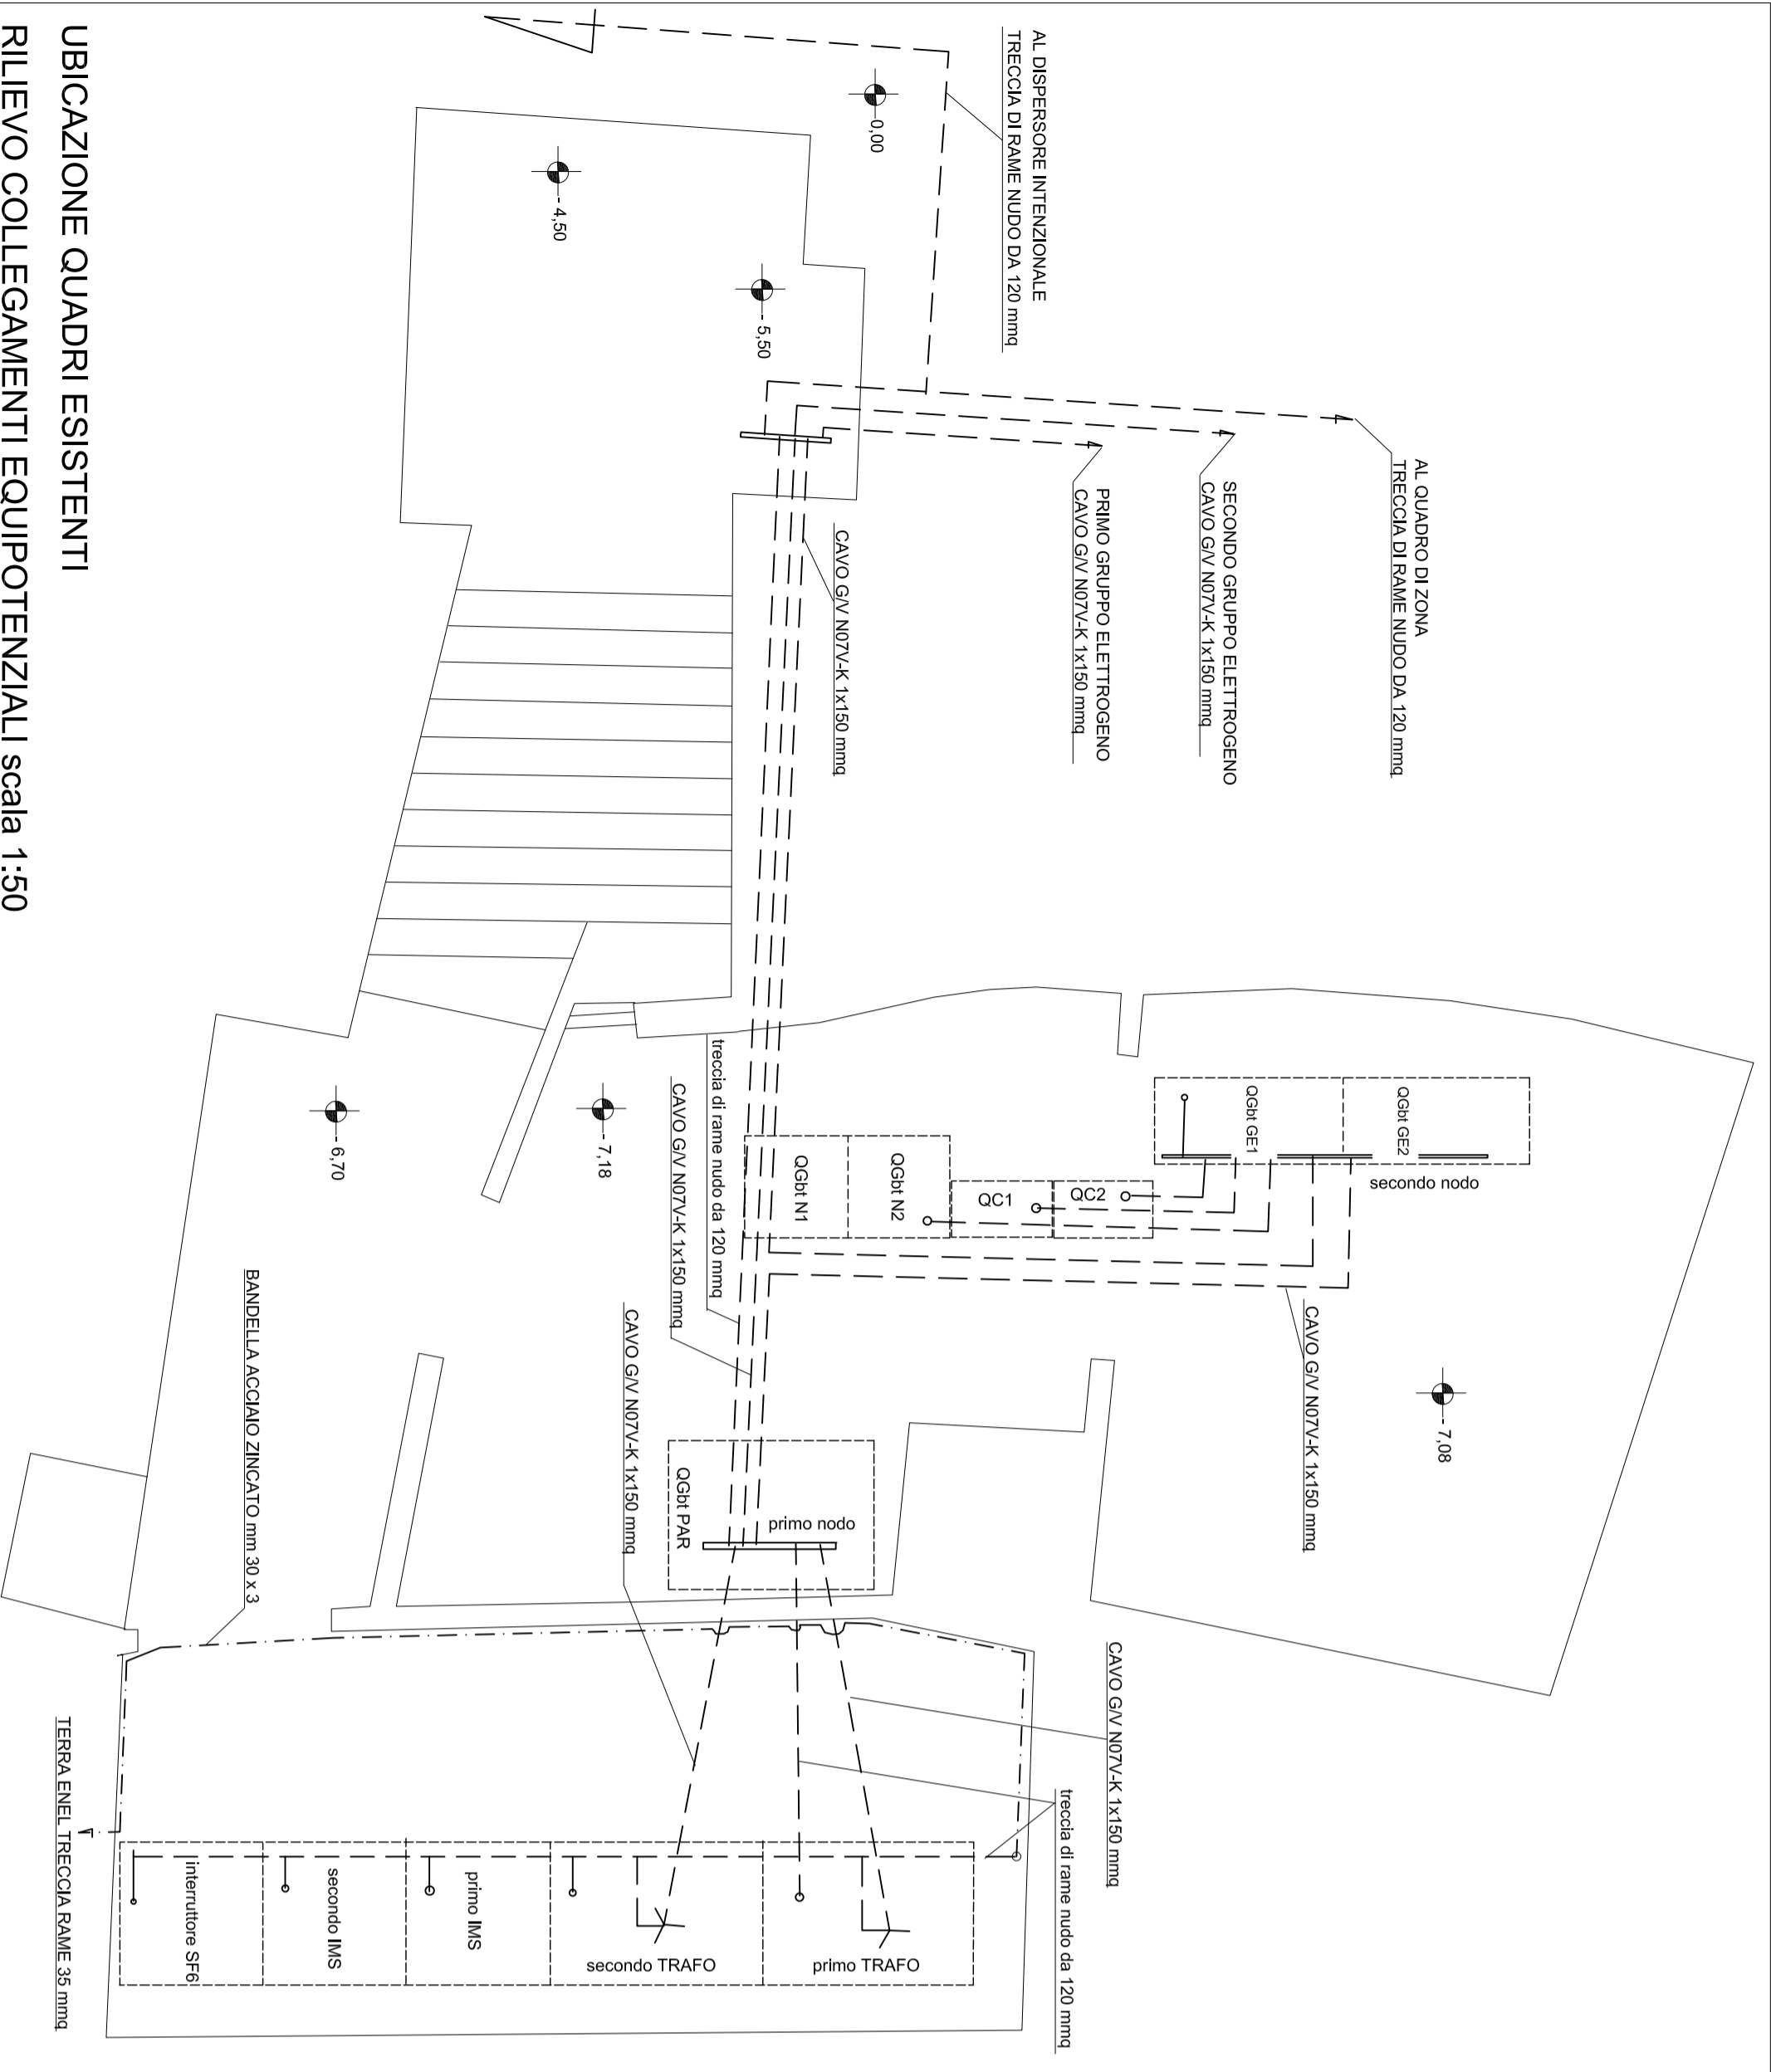

UBICAZIONE QUADRI ESISTENTI
RILIEVO COLLEGAMENTI EQUIPOTENZIALI scala 1:50

Ministero per i Beni e le Attività Culturali
Soprintendenza Speciale per il Patrimonio Storico, Artistico ed Etnoantropologico e per il Polo Museale della città di Napoli
Programma Operativo Interregionale
"Attrattori culturali, naturali e turismo"

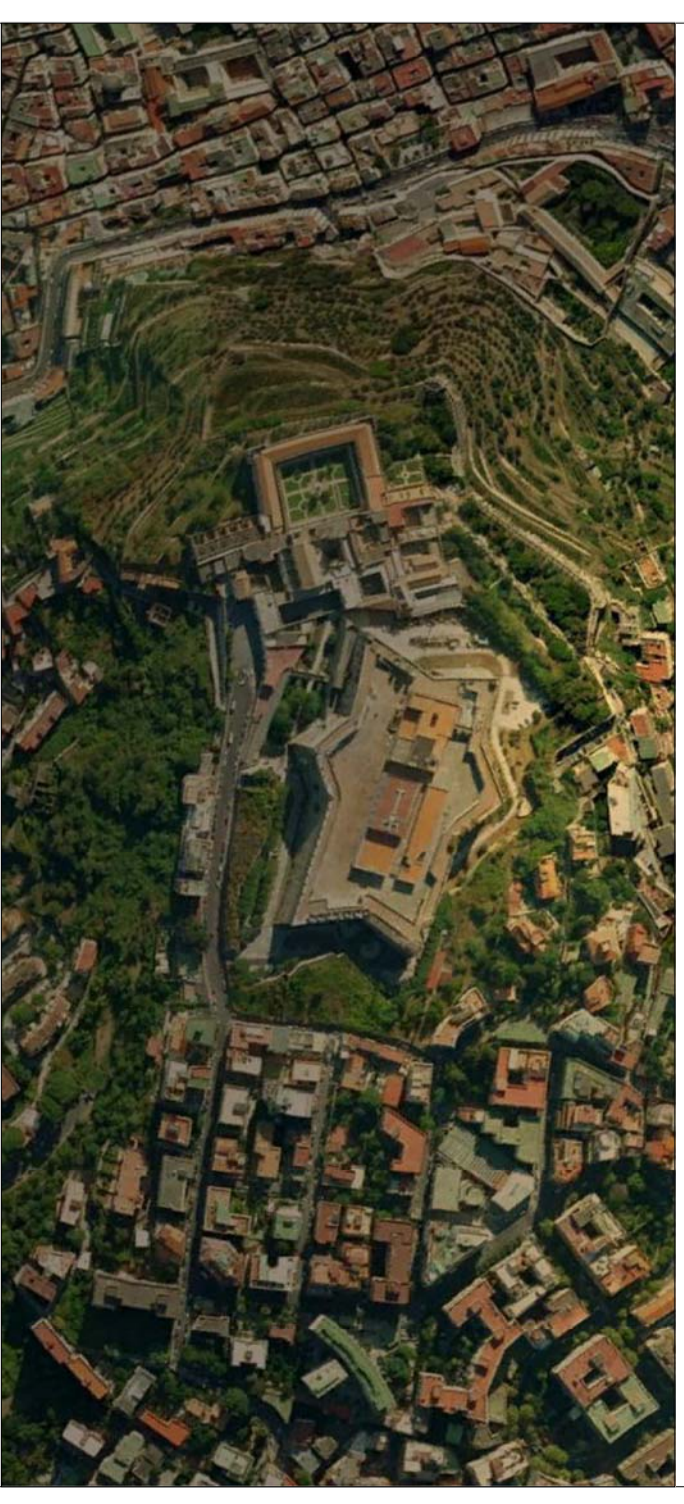

Complesso monumentale Museo e Certosa di S.Martino
Castel Sant'Elmo
Opere di riqualificazione e valorizzazione funzionale

CUP F66D12000200000 perizia n°.....del.....

STRUTTURA TECNICA DI PROGETTAZIONE INTEGRATA

RESPONSABILE DEL PROCEDIMENTO Soprintendente dott. Fabrizio Vona	COORDINAMENTO DIREZIONE CASTEL S. MARTINO Dott.ssa Rossana Iuizzi	COORDINAMENTO DIREZIONE CASTEL SANT'ELMO Dott.ssa Angela Teca
COORDINAMENTO TECNICO GENERALE: Arch. Liliana Marra	COLLABORATORI: Arch. Rosella Pagano	
PROGETTAZIONE ARCHITETTONICA Museo e Certosa S. Martino: Arch. Liliana Marra		
PROGETTAZIONE ARCHITETTONICA Castel Sant'Elmo: Arch. Giosué De Angelis		
PROGETTO DI CONSOLIDAMENTO Ing. Michele Candela	COLLABORATORI: Ing. A Ricciardi - Arch. Conservatore R.Fronti - geom. G. Antoniello	
PROGETTAZIONE IMPIANTI Ing. Domenico Mascolo	COLLABORATORI: p.i. Antonio Salvatore - dott.Ing. Marina Mascolo	
COORDINAMENTO DELLA SICUREZZA IN FASE DI PROGETTAZIONE Arch. Giosué De Angelis		

PROGETTO DEFINITIVO : CASTEL SANT'ELMO

IE-1.1	IMPIANTO ELETTRICO: ADEGUAMENTO CABINA DI TRASFORMAZIONE	PIANTA 1:50
	Locali cabina e quadro generale: ubicazione componenti esistenti	